

01 PIANTE PIANO TERRA
SCALA 1:100

LEGENDA SIMBOLIE GRAFICHE:


	IDENTIFICAZIONE SEZIONE ELABORATO DOVE LA SEZIONE È DISEGNATA		QUOTE ALTIMETRICHE ELABORATO DOVE LA SEZIONE È DISEGNATA		NUMERAZIONE PILASTRI IN C.A.
	IDENTIFICAZIONE PARTICOLARE ELABORATO DOVE IL PARTICOLARE È DISEGNATO		QUOTE ALTIMETRICHE RIFERITE AL RUSTICO (SEZIONE)		CASSERI MODULARI IN PLASTICA H. 45 cm
	QUOTE ALTIMETRICHE RIFERITE AL FINITO (PIANTA)		INDICAZIONE DI PENDENZA (PIANTA E SEZIONE)		STRUTTURE IN C.A.
	QUOTE ALTIMETRICHE RIFERITE AL RUSTICO (PIANTA)				

LEGENDA RETINI TEMPIO:

	FONDAZIONE IN C.A. SP. 50 cm		SOLAIO SPIROLL SP. 25+5 cm		SOLETTA IN C.A. SP. 20 cm
	SCALE IN C.A. SP. 15 cm		SOLETTA IN C.A. SP. 35 cm		SOLAIO DI COP. IN PANNELLI METALLICI COIBENTATI SP.13,8cm
	RAMPE INTERRATO SP.50 cm		SOLETTA IN C.A. SP. 30 cm		STRUTTURE IN ACCIAIO
	SOLAIO SPIROLL SP. 30+5 cm		SOLETTA IN C.A. SP. 25 cm		ZONA IN MURATURA DI RIPORTO

NOTE

- PER I PERCORSI E I DIAMETRI DELLE TUBAZIONI IMPIANTISTICHE DA LASCIARE ANNUNCIARE ALL'INTERNO DEL GETTO DELLE FONDAZIONI IN C.A. FARE RIFERIMENTO AGLI ELABORATI GRAFICI DEL PROGETTO IMPIANTISTICO E ARCHITETTONICO.
- ALL'INTERNO DELLA FONDAZIONE SARANNO PRESENTI TUBAZIONI CHE NON DEVONO INTERFERIRE CON I LIVELLI DI ARMATURE PREVISTI
- PER TUTTE LE PREDISPOSIZIONI: TUBAZIONI, POZZETTI, FOSSE, CAVIDOTTI, ETC... VERIFICARE CON IL PROGETTO ARCHITETTONICO E IMPIANTISTICO.

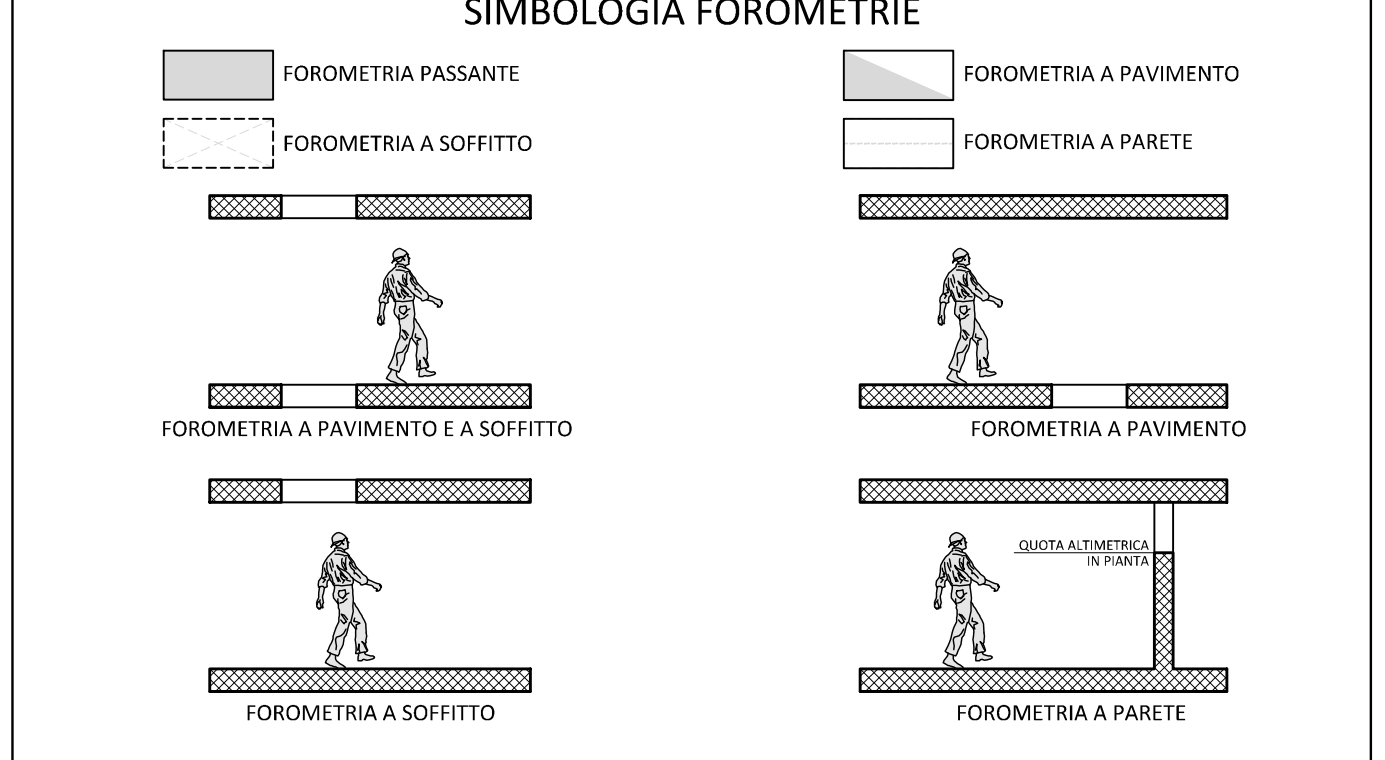

COMUNE DI FIRENZE

Promotore:
Società Crematorio di Firenze S.p.A.

**PROPOSTA DI PROGETTAZIONE
COSTRUZIONE E GESTIONE DEL
NUOVO TEMPIO CREMATORIO DI FIRENZE**
(ai sensi dell'art.37 bis e ss. L.109/94)

PROGETTO ESECUTIVO
(Progetto Definitivo approvato dalla G.C. con Delibera n.2013/g/00308 del 25/9/2013)

OPERE FASE 1

<p>IMEA HYDRA s.p.a. Architettura, Ingegneria, Ambiente Via Salaria 100 - 00197 Roma Tel. 06/524877 - Fax 06/524878 email: info@imea.it</p> <p>Direttore Tecnico (Art. 53 D.P.R. 554/21 Dicembre 1999) Dott. Ing. Paolo Giustini-Ordine Ingegneri di Firenze n° 1818</p> <p>Ing. PAOLO GIUSTINIANI Arch. ALESSANDRO SCARPONI Coordinatore per la Sicurezza in fase di progettazione: Arch. Giorgio Salimbene</p>	<p>Impianti elettrici meccanici: Management M&E s.r.l. Via Salaria 100 - 00197 Roma Tel. 06/524877 - Fax 06/524878 email: info@meem.it</p> <p>Ing. Paolo Bonacorsi Strutture: aei progetti Ing. Stefano Valentini Geologia - geotecnica: Geol. Lorenzo Cirri</p>
---	--

Elaborato: ST.2.01a		TEMPIO CREMATORIO CASSERI: PIANTA PIANO TERRA	
SCALA 1:100	RESPONSABILE DI COMMESSA PAOLO GIUSTINIANI	DATA PRIMA EMISSIONE Luglio 2015	
COMMESSA ED_029	REDAITTO SC	Sistema Qualità certificato da N. 917547/DE per tutti i processi aziendali	
REVISIONE A	DATA Luglio 2015	CSQ	

nome file: 1305ESST_0201u1_00.dwg