

01 PIANTE PIANO PRIMO
SCALA 1:100

LEGENDA SIMBOLIE GRAFICHE:


| | | | | | |
|--|---|--|--|--|---------------------------------------|
| | IDENTIFICAZIONE SEZIONE ELABORATO DOVE LA SEZIONE È DISEGNATA | | QUOTE ALTIMETRICHE RIFERITE AL FINITO (SEZIONE) | | NUMERAZIONE PILASTRI IN C.A. |
| | IDENTIFICAZIONE PARTICOLARE ELABORATO DOVE IL PARTICOLARE È DISEGNATO | | QUOTE ALTIMETRICHE RIFERITE AL RUSTICO (SEZIONE) | | CASSERI MODULARI IN PLASTICA H. 45 cm |
| | QUOTE ALTIMETRICHE RIFERITE AL FINITO (PIANTA) | | INDICAZIONE DI PENDENZA (PIANTA E SEZIONE) | | STRUTTURE IN C.A. |
| | QUOTE ALTIMETRICHE RIFERITE AL RUSTICO (PIANTA) | | | | |

LEGENDA RETINI TEMPIO:

| | | | | | |
|--|------------------------------|--|---------------------------|--|--|
| | FONDAZIONE IN C.A. SP. 50 cm | | SOLAI SPIROLL SP. 25+5 cm | | SOLETTA IN C.A. SP. 20 cm |
| | SCALE IN C.A. SP. 15 cm | | SOLETTA IN C.A. SP. 35 cm | | SOLAI DI COP. IN PANNELLI METALLICI COIBENTATI SP.13,8cm |
| | RAMPE INTERRATO SP.50 cm | | SOLETTA IN C.A. SP. 30 cm | | STRUTTURE IN ACCIAIO |
| | SOLAI SPIROLL SP. 30+5 cm | | SOLETTA IN C.A. SP. 25 cm | | ZONA IN MURATURA DI RIPORTO |

NOTE

- PER I PERCORSI E I DIAMETRI DELLE TUBAZIONI IMPIANTISTICHE DA LASCIARE ANNEGATE ALL'INTERNO DEL GETTO DELLE FONDAZIONI IN C.A. FARE RIFERIMENTO AGLI ELABORATI GRAFICI DEL PROGETTO IMPIANTISTICO E ARCHITETTONICO.
- ALL'INTERNO DELLA FONDAZIONE SARANNO PRESENTI TUBAZIONI CHE NON DEVONO INTERFERIRE CON I LIVELLI DI ARMATURE PREVISTI
- PER TUTTE LE PREDISPOSIZIONI: TUBAZIONI, POZZETTI, FOSSE, CAVIDOTTI, ETC... VERIFICARE CON IL PROGETTO ARCHITETTONICO E IMPIANTISTICO.

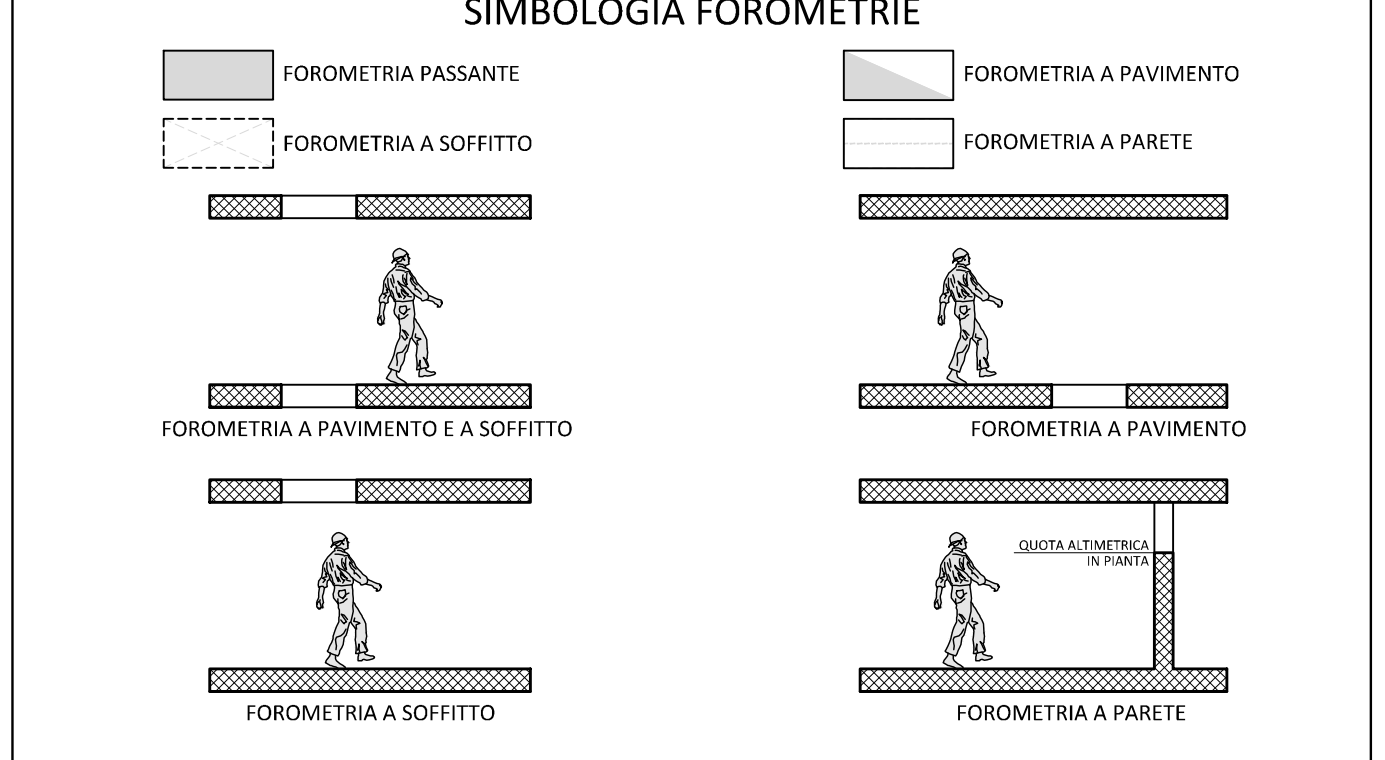

COMUNE DI FIRENZE

Promotore:
Società Crematorio di Firenze S.p.A.

**PROPOSTA DI PROGETTAZIONE
COSTRUZIONE E GESTIONE DEL
NUOVO TEMPIO CREMATORIO DI FIRENZE**
(ai sensi dell'art.37 bis e ss. L.109/94)

PROGETTO ESECUTIVO
(Progetto Definitivo approvato dalla G.C. con Delibera n.2013/g/00308 del 25/9/2013)

OPERE FASE 1

| | |
|---|---|
| | Impianti elettrici meccanici: Management - MAK E.I. srl Via Diavoli da Cernaia 15 - 50127 Firenze Tel: 055 234877 - Fax: 055 234889 email: zsmaster@hydea.com |
| Direttore Tecnico (Art. 53 D.P.R. 554/21 Dicembre 1999) Dott. Ing. Paolo Giustiniani-Ordine Ingegneri di Firenze n° 1818 | Ing. Paolo Bonacorsi Strutture: aei progetti Ing. Stefano Valentini Geologia - geotecnica: Geol. Lorenzo Cirri |
| Ing. PAOLO GIUSTINIANI Arch. ALESSANDRO SCARPONI Coordinatore per la Sicurezza in fase di progettazione: Arch. Giorgio Salimbene | |

| | | | |
|-------------------------------|---------------------|--|---|
| Elaborato: ST.2.02u | | TEMPIO CREMATORIO CASSERI: PIANTA PIANO PRIMO | |
| SCALA 1:100 | | RESPONSABILE DI COMMESSA PAOLO GIUSTINIANI | DATA PRIMA EMISSIONE Luglio 2015 |
| REVISIONE A | DATA Luglio 2015 | REDATTO SC | Sistema Qualità certificato da N. 9175-AR/DE per tutti i processi aziendali |

nome file: 1305ESST_0202u_00.dwg